


Сводный план инженерных систем. М 1:500

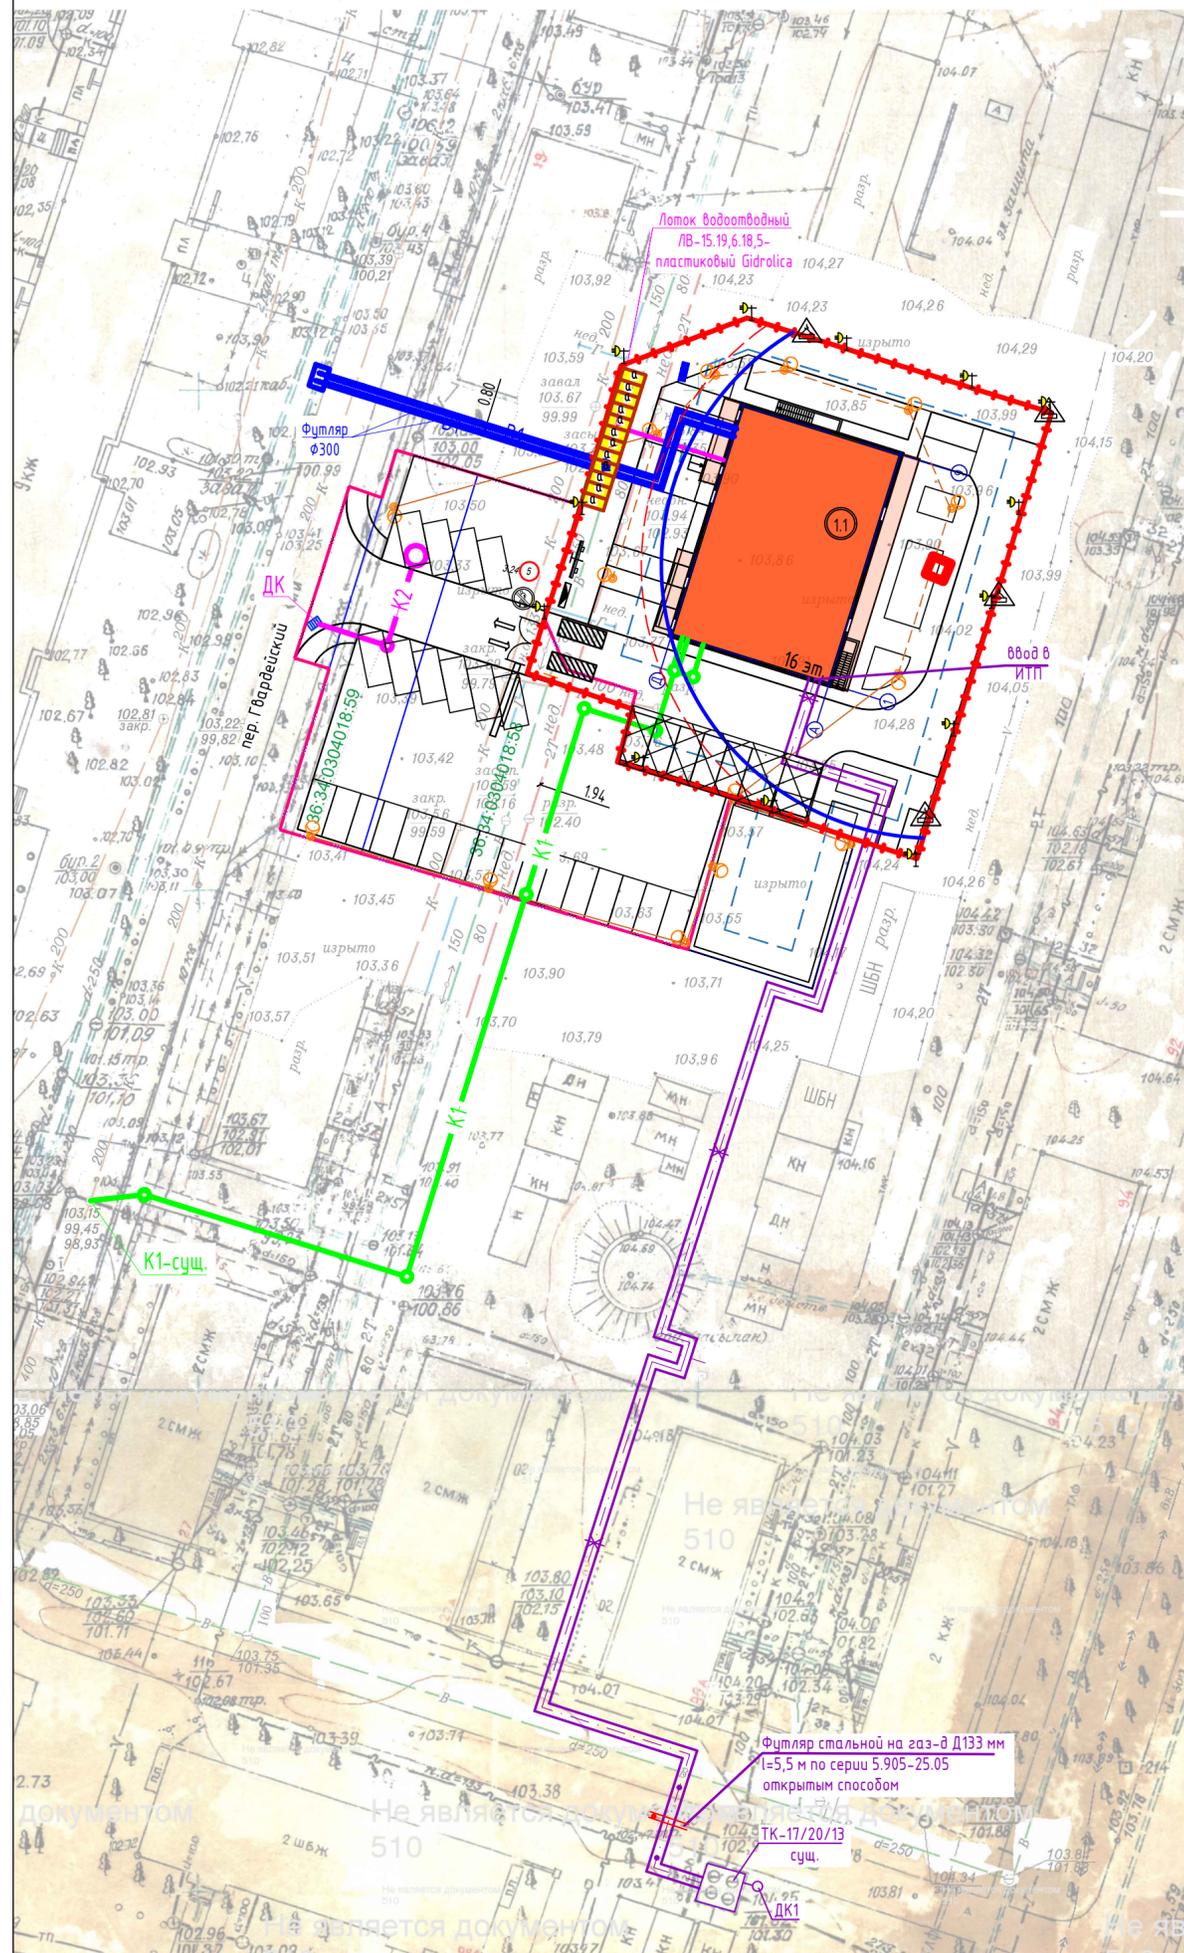

Экспликация зданий и сооружений

Номер по плану	Наименование	Этаж-ность	Примечание
1.1	Многоквартирный жилой дом	1-15	проектируемый

Условные обозначения

- Границы проектируемого участка по ГПОС
- Границы благоустройства
- Проектируемые здания и сооружения

Проектируемые инженерные сети

- K1 Канализация хоз.-бытовая
- K2 Канализация ливневая
- Накопительный колодец дождевых стоков
- Водоотводный лоток
- B1 Сети водоснабжения
- Сети теплоснабжения
- Дождеприемник
- Сети электроосвещения

УСЛОВНЫЕ ОБОЗНАЧЕНИЯ ПОС

	Временные интервальные бытовые здания
	Ворота
	Выезд-выезд на строительную площадку
	Пржектор залитного света
	Пункт мойки колес "Мойдодир"
	Площадка складирования конструкций и материалов
	Рабочая зона дашенного крана
	Опасная зона работы монтажного крана
	Спелд с противопожарным инвентарем
	Место для первичных средств пожаротушения
	Спелд с транспортной схемой и информацией об объекте
	Знак "Ограничение максимальной скорости"
	Знак, предупреждающий о ведении строительных работ, с поясняющей надписью
	Знак "Посторонним вход воспрещен"
	Временно ограждение

Экспликация временных зданий и сооружений

Номер на плане	Наименование	Кол-во
а	Бытовка УТС-420-01	12
б	Биотуалетная кабинка "Стандарт" 2	3

22-05-23-ПОС

"Многоэтажный многоквартирный жилой дом по адресу:  
г. Воронеж, пер. Гвардейский, д.21"

Изм.	Кол.уч	Лист	№ док.	Подпись	Дата	Стадия	Лист	Листов
Разработ.	Белоус			<i>Белоус</i>	11.23	Схема панорочной организации земельного участка	П	2
Проверил	Хижняк			<i>Хижняк</i>	11.23			
Н.контр.	Козлов			<i>Козлов</i>	11.23			
ГИП	Бортников			<i>Бортников</i>	11.23	Строительный генеральный план М 1:500		

ООО "ПСК-Проект"  
г. Воронеж

Копировал

Формат А2